

LEGENDES LUMINAIRE IMMEUBLE R+01	
LEGENDES	CARACTERISTIQUES
	Suspension SAM E27. Puiss.: 35W <b>Localisation :</b> Salle à Manger
	Lustre + LED E27. Puiss.: 35W <b>Localisation :</b> Sejour
	Plafonnier Puiss.: 22W de Chez ILLUMAX ou équiv. <b>Localisation :</b> Hall Escalier, Cuisine
	Applique Sanitaire Puiss.: 60W <b>Localisation :</b> WC
	Applique murale de Chevet Puiss.: 10W <b>Localisation :</b> Voir plans.
	Spot lumineux Puiss.: 7W <b>Localisation :</b> Voir Plans.
	Suspension ILOT Puiss.: 26W <b>Localisation :</b> Voir Plans.
	Applique Murale Puiss.: 15W <b>Localisation :</b> Voir Plans.
	Sonnerie <b>Localisation :</b> Voir Plans.
	Interrupteur Simple Allumage de Chez Legrand <b>Localisation :</b> Voir Plans.
	Interrupteur Double Allumage de Chez Legrand <b>Localisation :</b> Voir Plans.
	Interrupteur Va-Et-Vient de Chez Legrand <b>Localisation :</b> Voir Plans.
	Interrupteur Double Va-et-Vient de Chez Legrand <b>Localisation :</b> Voir Plans.
	Bouton Poussoir Réf. De Chez Legrand ou Similaire <b>Localisation :</b> Voir Plans.
	Dismatic Réf. De Chez Legrand ou Similaire <b>Localisation :</b> Voir Plans.
	Câble Electrique type HO7V-U de Nexan ou Equiv. <b>Localisation :</b> Voir Plans.
	Coffret de distribution <b>Localisation :</b> Voir Plans.




# PROJET DE CONSTRUCTION DE RESIDENCE R+1

## PLAN D'ECLAIRAGE RDC

**DECEMBRE 2022**

Format	A <sub>3</sub>
Echelle	1/100

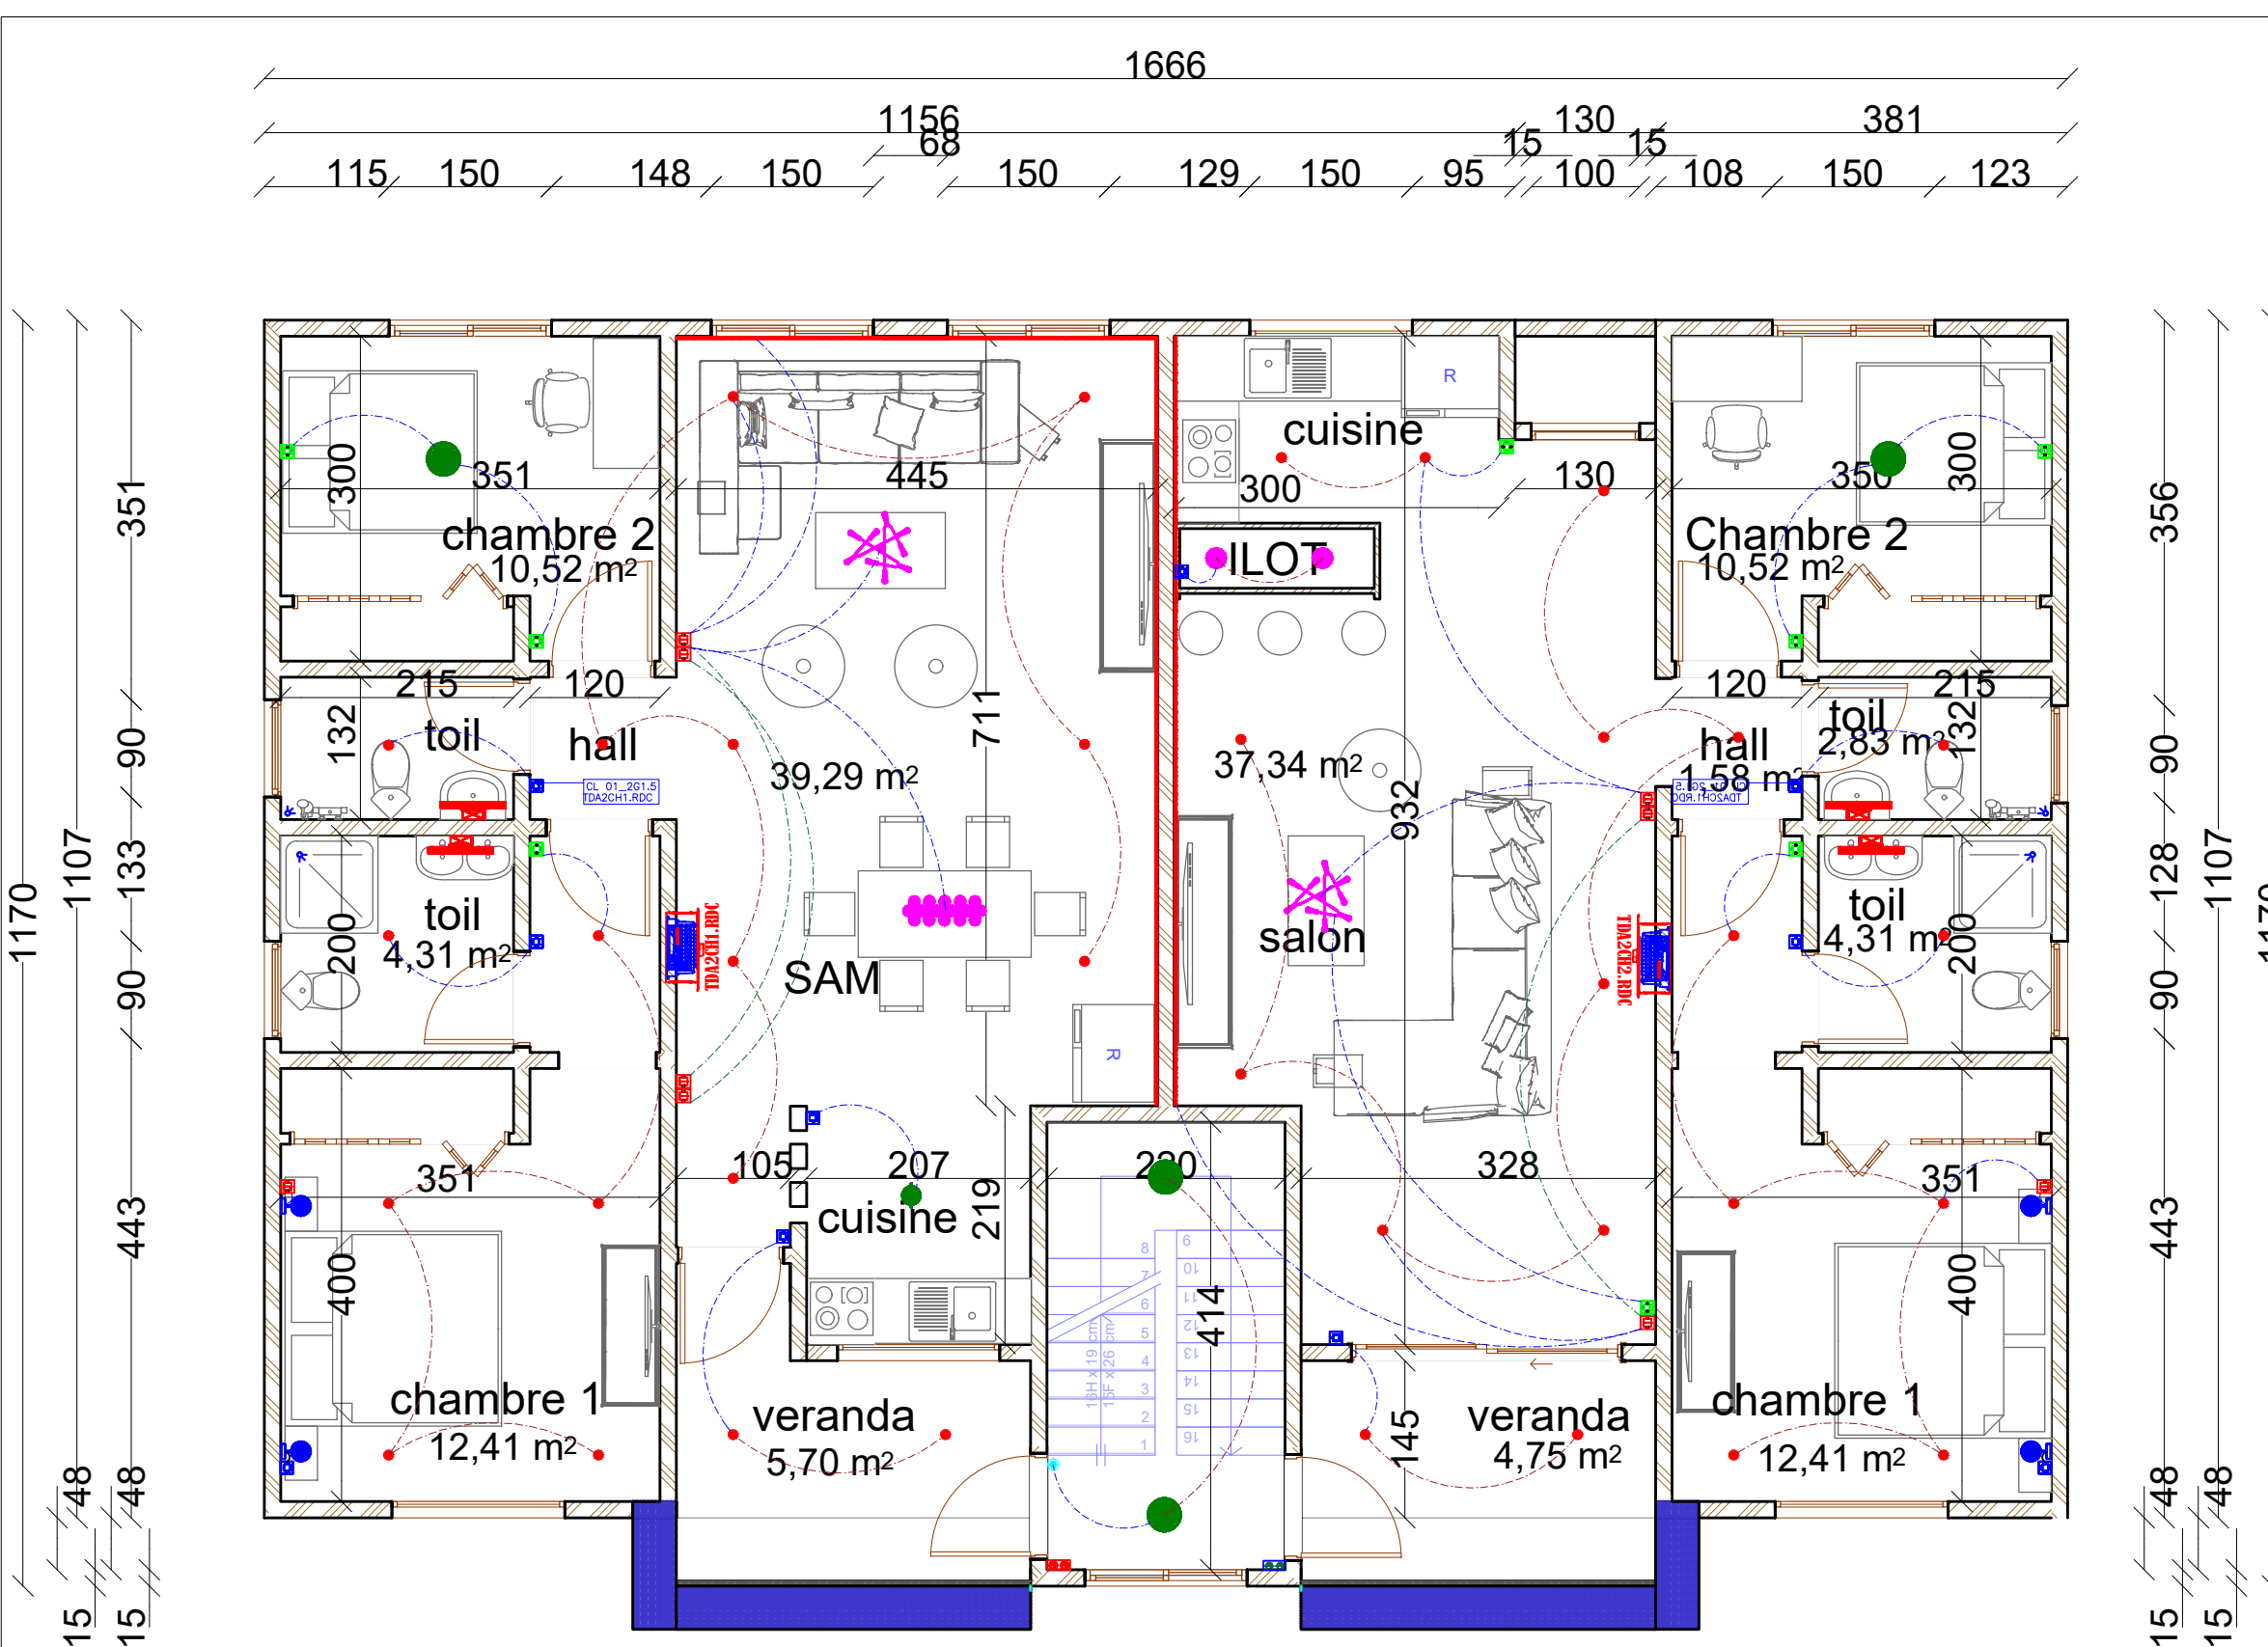

LEGENDES LUMINAIRE IMMEUBLE R+01	
LEGENDES	CARACTERISTIQUES
	Suspension SAM E27. Puiss.: 35W <b>Localisation :</b> Salle à Manger
	Lustre + LED E27. Puiss.: 35W <b>Localisation :</b> Sejour
	Plafonnier Puiss.: 22W de Chez ILLUMAX ou équiv. <b>Localisation :</b> Hall Escalier, Cuisine
	Applique Sanitaire Puiss.: 60W <b>Localisation :</b> WC
	Applique murale de Chevet Puiss.: 10W <b>Localisation :</b> Voir plans.
	Spot lumineux Puiss.: 7W <b>Localisation :</b> Voir Plans.
	Suspension Ilot Puiss.: 26W <b>Localisation :</b> Voir Plans.
	Applique Murale Puiss.: 15W <b>Localisation :</b> Voir Plans.
	Sonnerie <b>Localisation :</b> Voir Plans.
	Interrupteur Simple Allumage de Chez Legrand <b>Localisation :</b> Voir Plans.
	Interrupteur Double Allumage de Chez Legrand <b>Localisation :</b> Voir Plans.
	Interrupteur Va-Et-Vient de Chez Legrand <b>Localisation :</b> Voir Plans.
	Interrupteur Double Va-et-Vient de Chez Legrand <b>Localisation :</b> Voir Plans.
	Bouton Poussoir Réf. De Chez Legrand ou Similaire <b>Localisation :</b> Voir Plans.
	Dismatic Réf. De Chez Legrand ou Similaire <b>Localisation :</b> Voir Plans.
	Câble Electrique type H07V-U de Nexan ou Equiv. <b>Localisation :</b> Voir Plans.
	Coffret de distribution <b>Localisation :</b> Voir Plans.




**PROJET DE CONSTRUCTION DE  
RESIDENCE R+1**

**PLAN D'ECLAIRAGE ETAGE**

<b>DECEMBRE 2022</b>	
Format	A <sub>3</sub>
Echelle	1/100



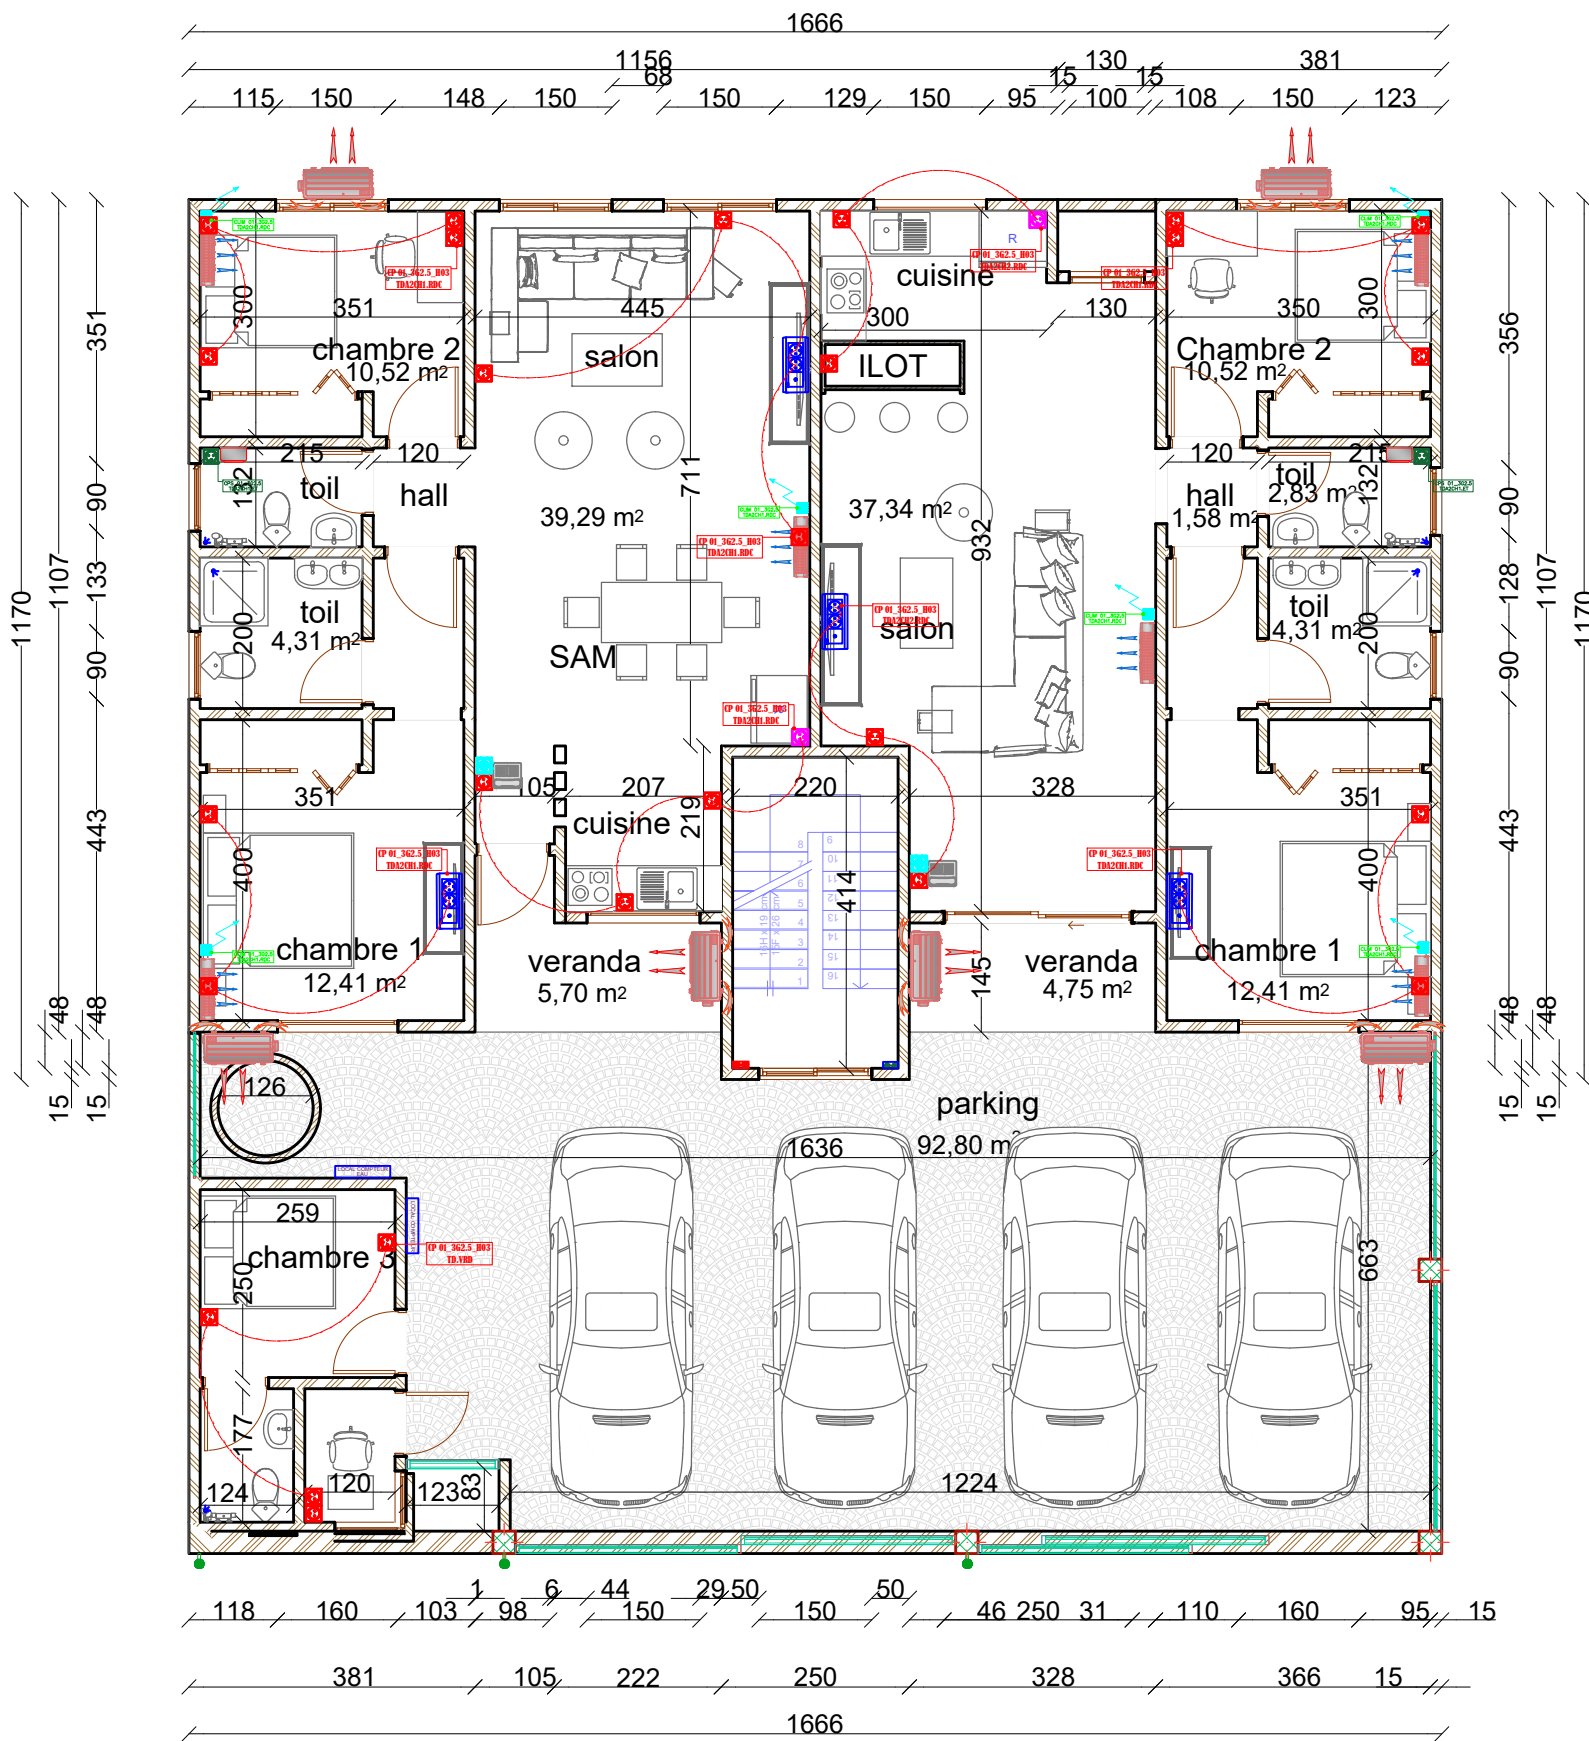

LEGENDES PRISES IMMEUBLE R+01	
LEGENDES	CARACTERISTIQUES
	Prise Electrique 2P+T 10/16 A Type OVALIS de Chez Schneider Electric ou Equiv.
	Prise Electrique 2P+T 10/16 A Etanche Type OVALIS de Chez Schneider Electric ou Equiv.
	Bloc de 02 prises + Prise TV Type OVALIS de Chez Schneider Electric ou Equiv.
	Prise Electrique Réfrigérateur 2P+T 10/16 A Type OVALIS de Chez Schneider Electric ou Equiv.
	Prise Electrique Réfrigérateur 2P+T 16/32 A Type OVALIS de Chez Schneider Electric ou Equiv.
	Prise Electrique 2P+T 10/16 A Climatiseur. Type OVALIS de Chez Schneider Electric ou Equiv.
	Attente Electrique pour Climatiseur
	Prise Electrique 2P+T 10/16 A . CHAUFFE EAU Type OVALIS de Chez Schneider Electric ou Equiv.
	Câble Electrique 2.5mm2 type H07V-U Equiv. Localisation : Voir Plans.


**PROJET DE CONSTRUCTION DE  
RESIDENCE R+1**

**PLAN DE PRISES RDC**

**DECEMBRE 2022**

Format	A <sub>3</sub>
Echelle	1/100



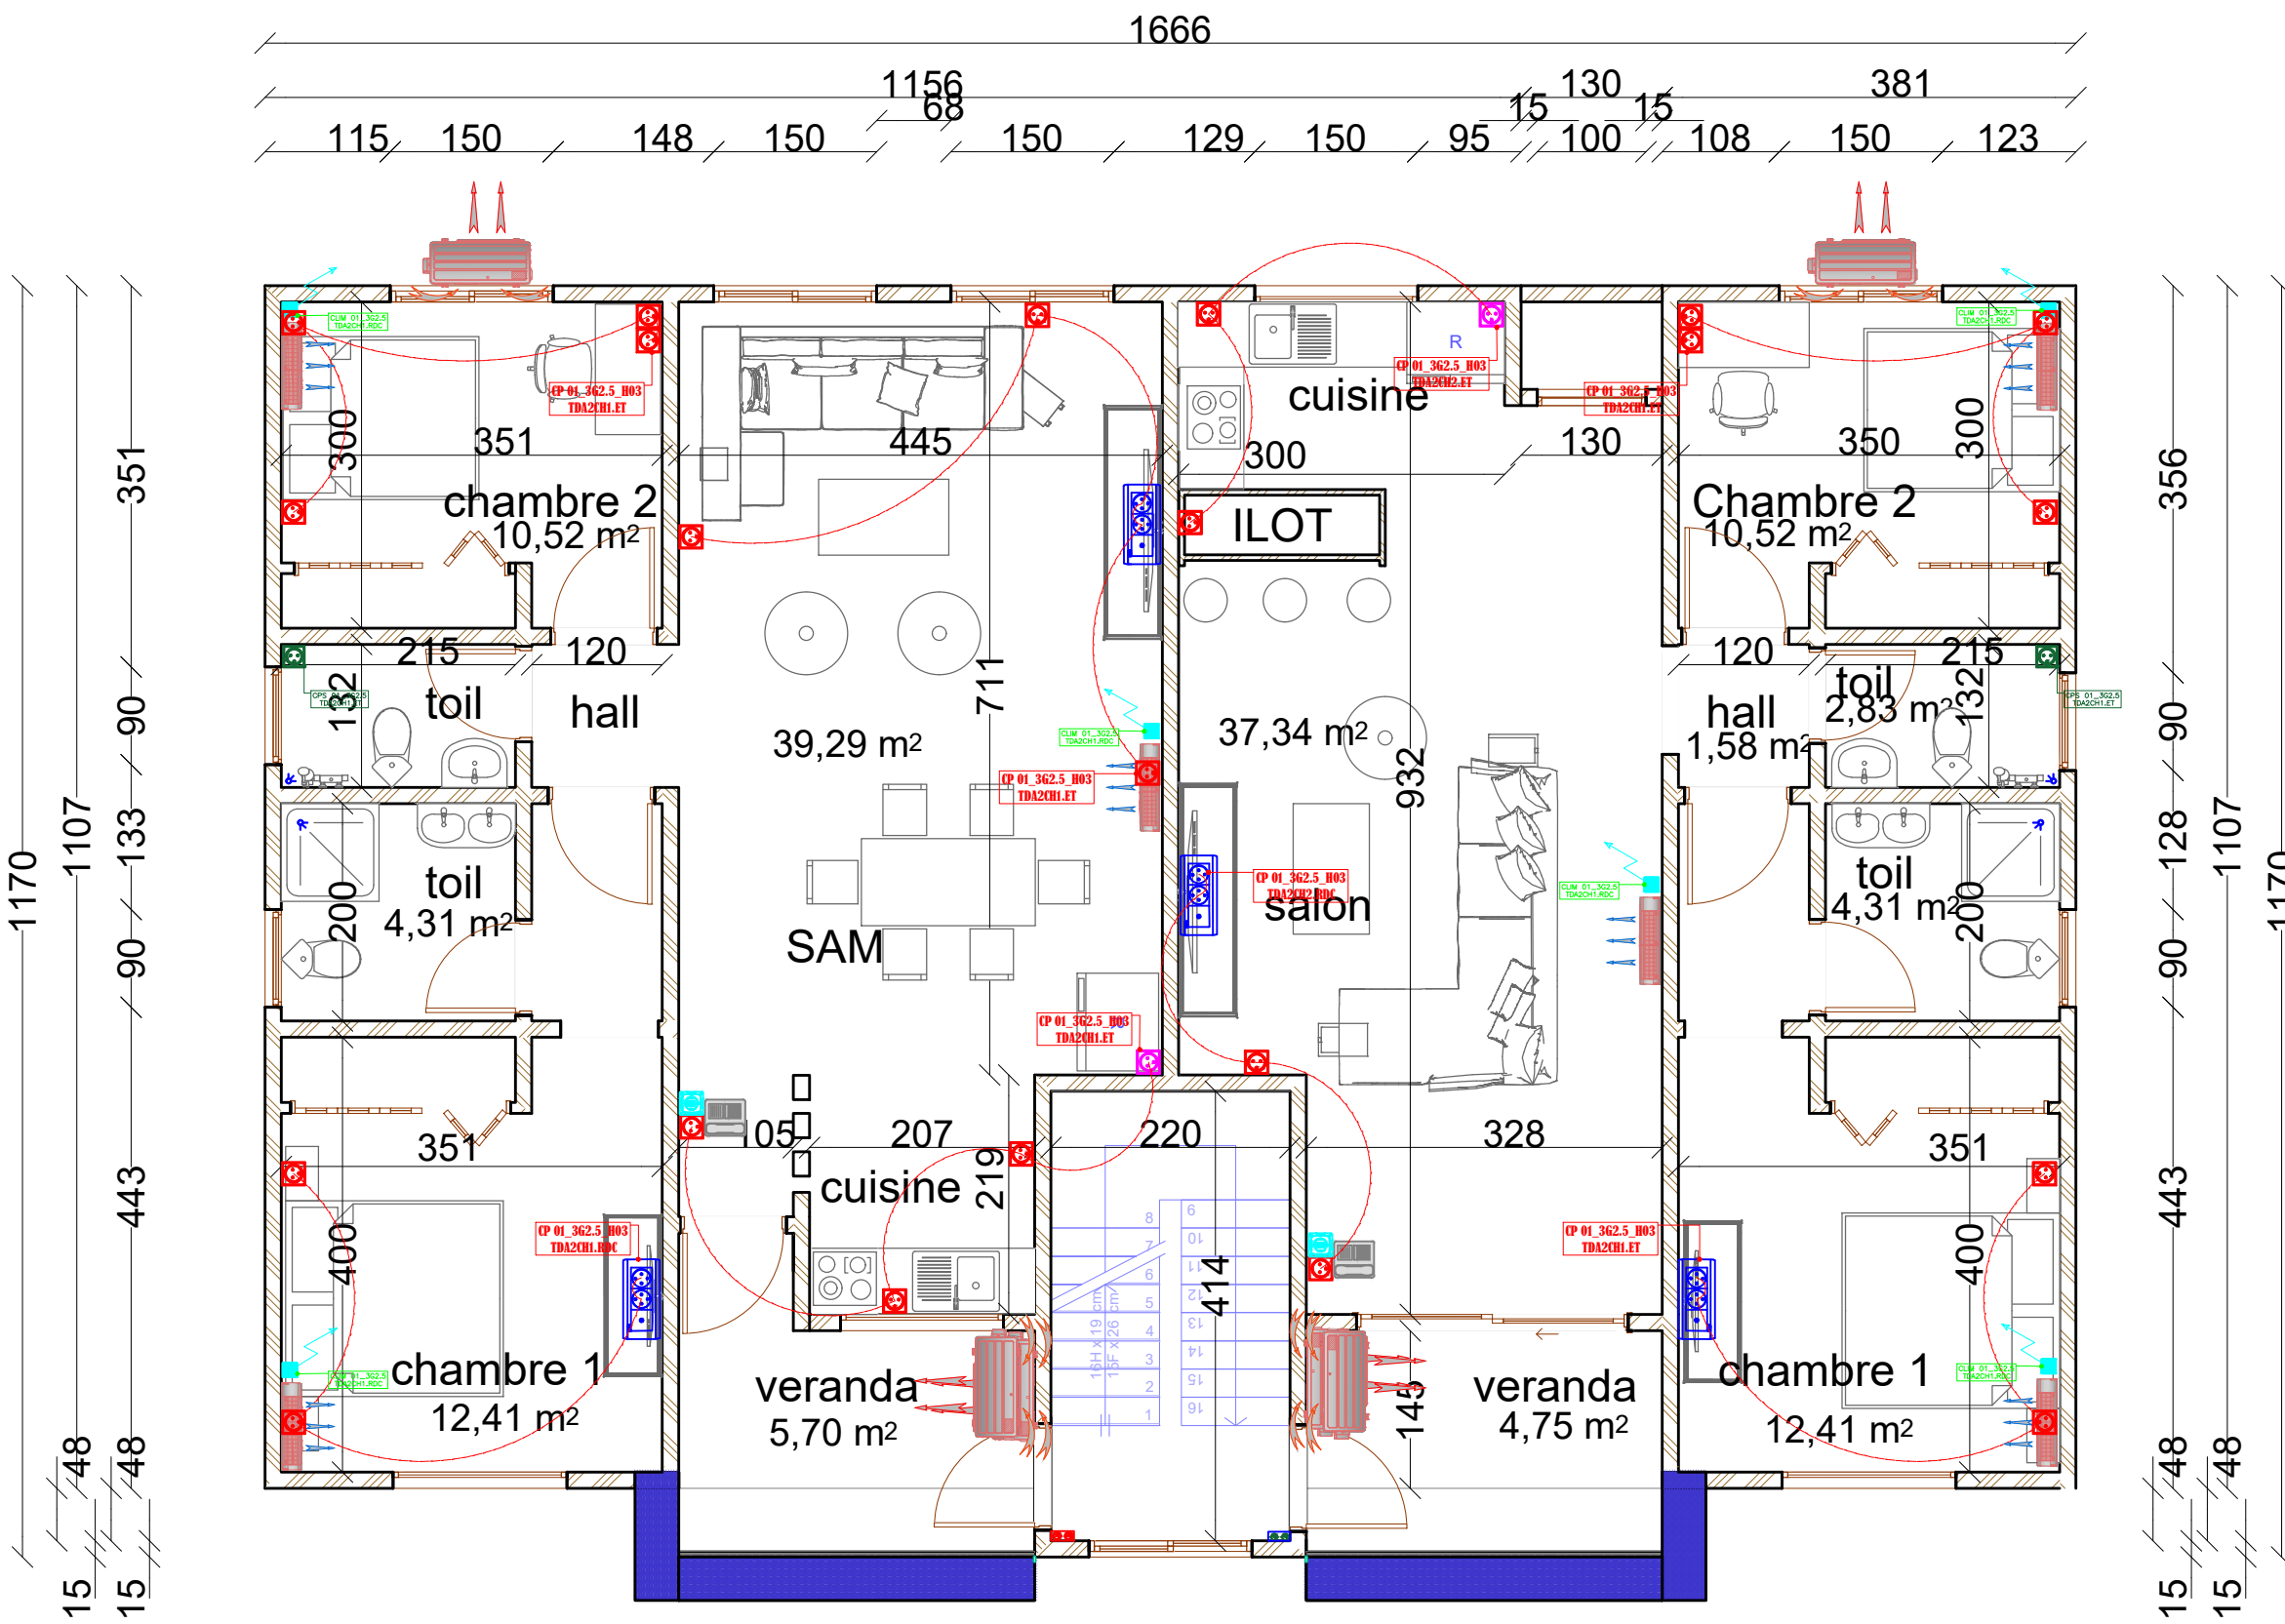

LEGENDES PRISES IMMEUBLE R+01	
LEGENDES	CARACTERISTIQUES
	Prise Electrique 2P+T 10/16 A Type OVALIS de Chez Schneider Electric ou Equiv.
	Prise Electrique 2P+T 10/16 A Etanche Type OVALIS de Chez Schneider Electric ou Equiv.
	Bloc de 02 prises + Prise TV Type OVALIS de Chez Schneider Electric ou Equiv.
	Prise Electrique Réfrigérateur 2P+T 10/16 A Type OVALIS de Chez Schneider Electric ou Equiv.
	Prise Electrique Réfrigérateur 2P+T 16/32 A Type OVALIS de Chez Schneider Electric ou Equiv.
	Prise Electrique 2P+T 10/16 A Climatiseur. Type OVALIS de Chez Schneider Electric ou Equiv.
	Attente Electrique pour Climatiseur
	Prise Electrique 2P+T 10/16 A . CHAUFFE EAU Type OVALIS de Chez Schneider Electric ou Equiv.
	Câble Electrique 2.5mm2 type H07V-U Equiv. Localisation : Voir Plans.




**PROJET DE CONSTRUCTION DE  
RESIDENCE R+1**

**PLAN DE PRISES RDC**

**DECEMBRE 2022**

Format	A <sub>3</sub>
Echelle	1/100

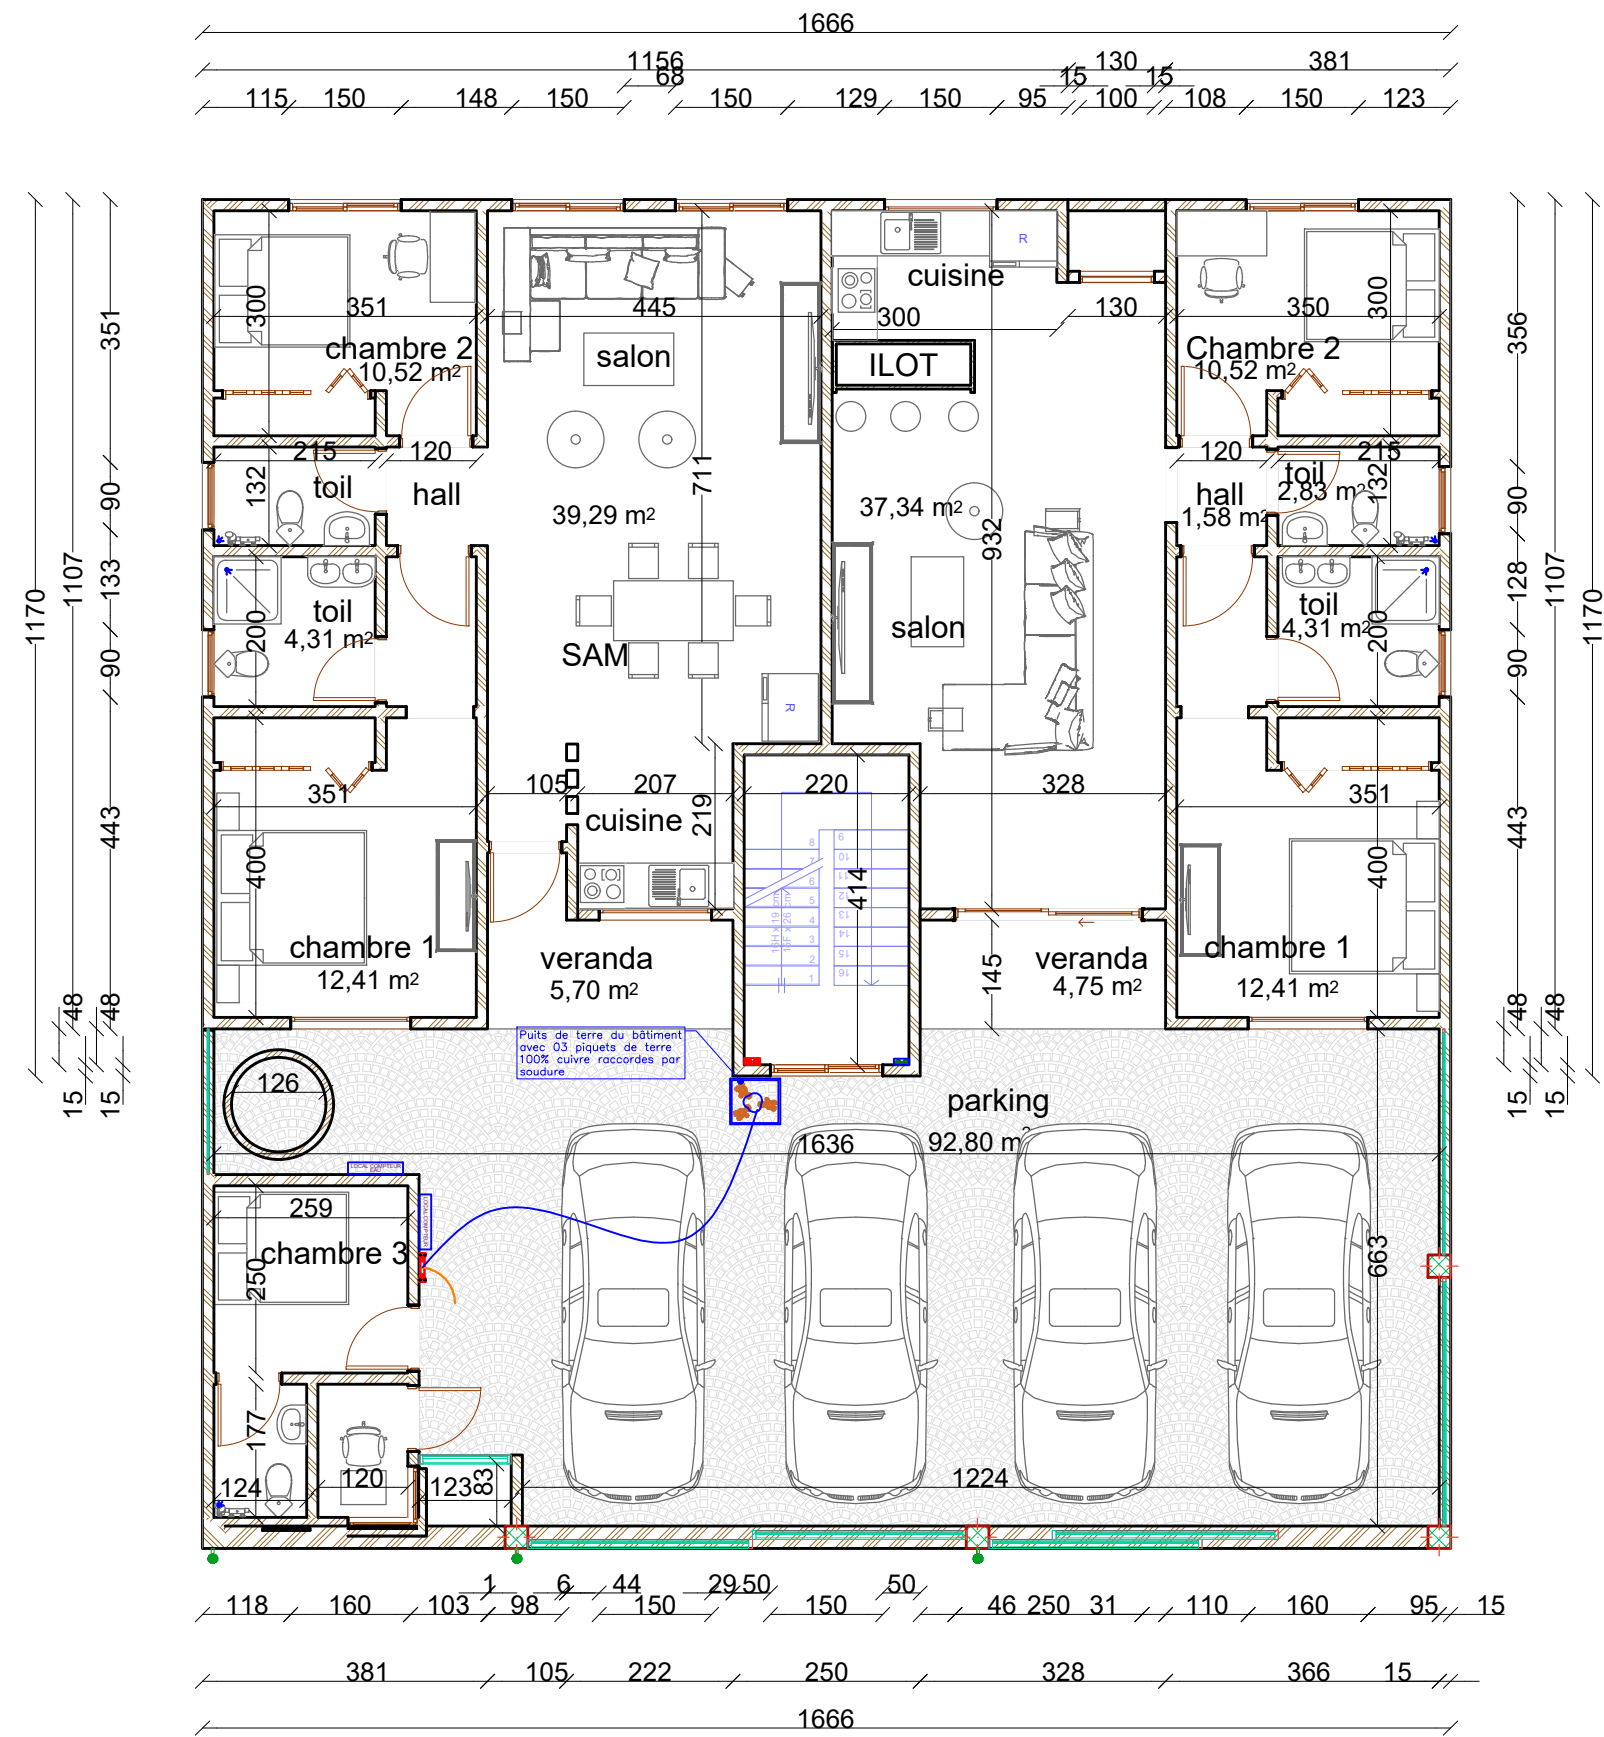

LEGENDES MISE A LA TERRE IMMEUBLE R+1		
LEGENDES	CARACTERISTIQUES	QTES
	Cuivre nu de 29mm <sup>2</sup>	10ml
	Piquet de terre de 2m 100% cuivre + barrette à cosses COSGA	03
	Remonté du câble en cuivre nu pour raccordement à la barrette de coupure	01
	Barrette de coupure de terre	01

**PROJET DE CONSTRUCTION DE  
RESIDENCE R+1**

**DECEMBRE 2022**

**PLAN DE MISE A LA TERRE**

Format


A<sub>3</sub>

Echelle

1/100





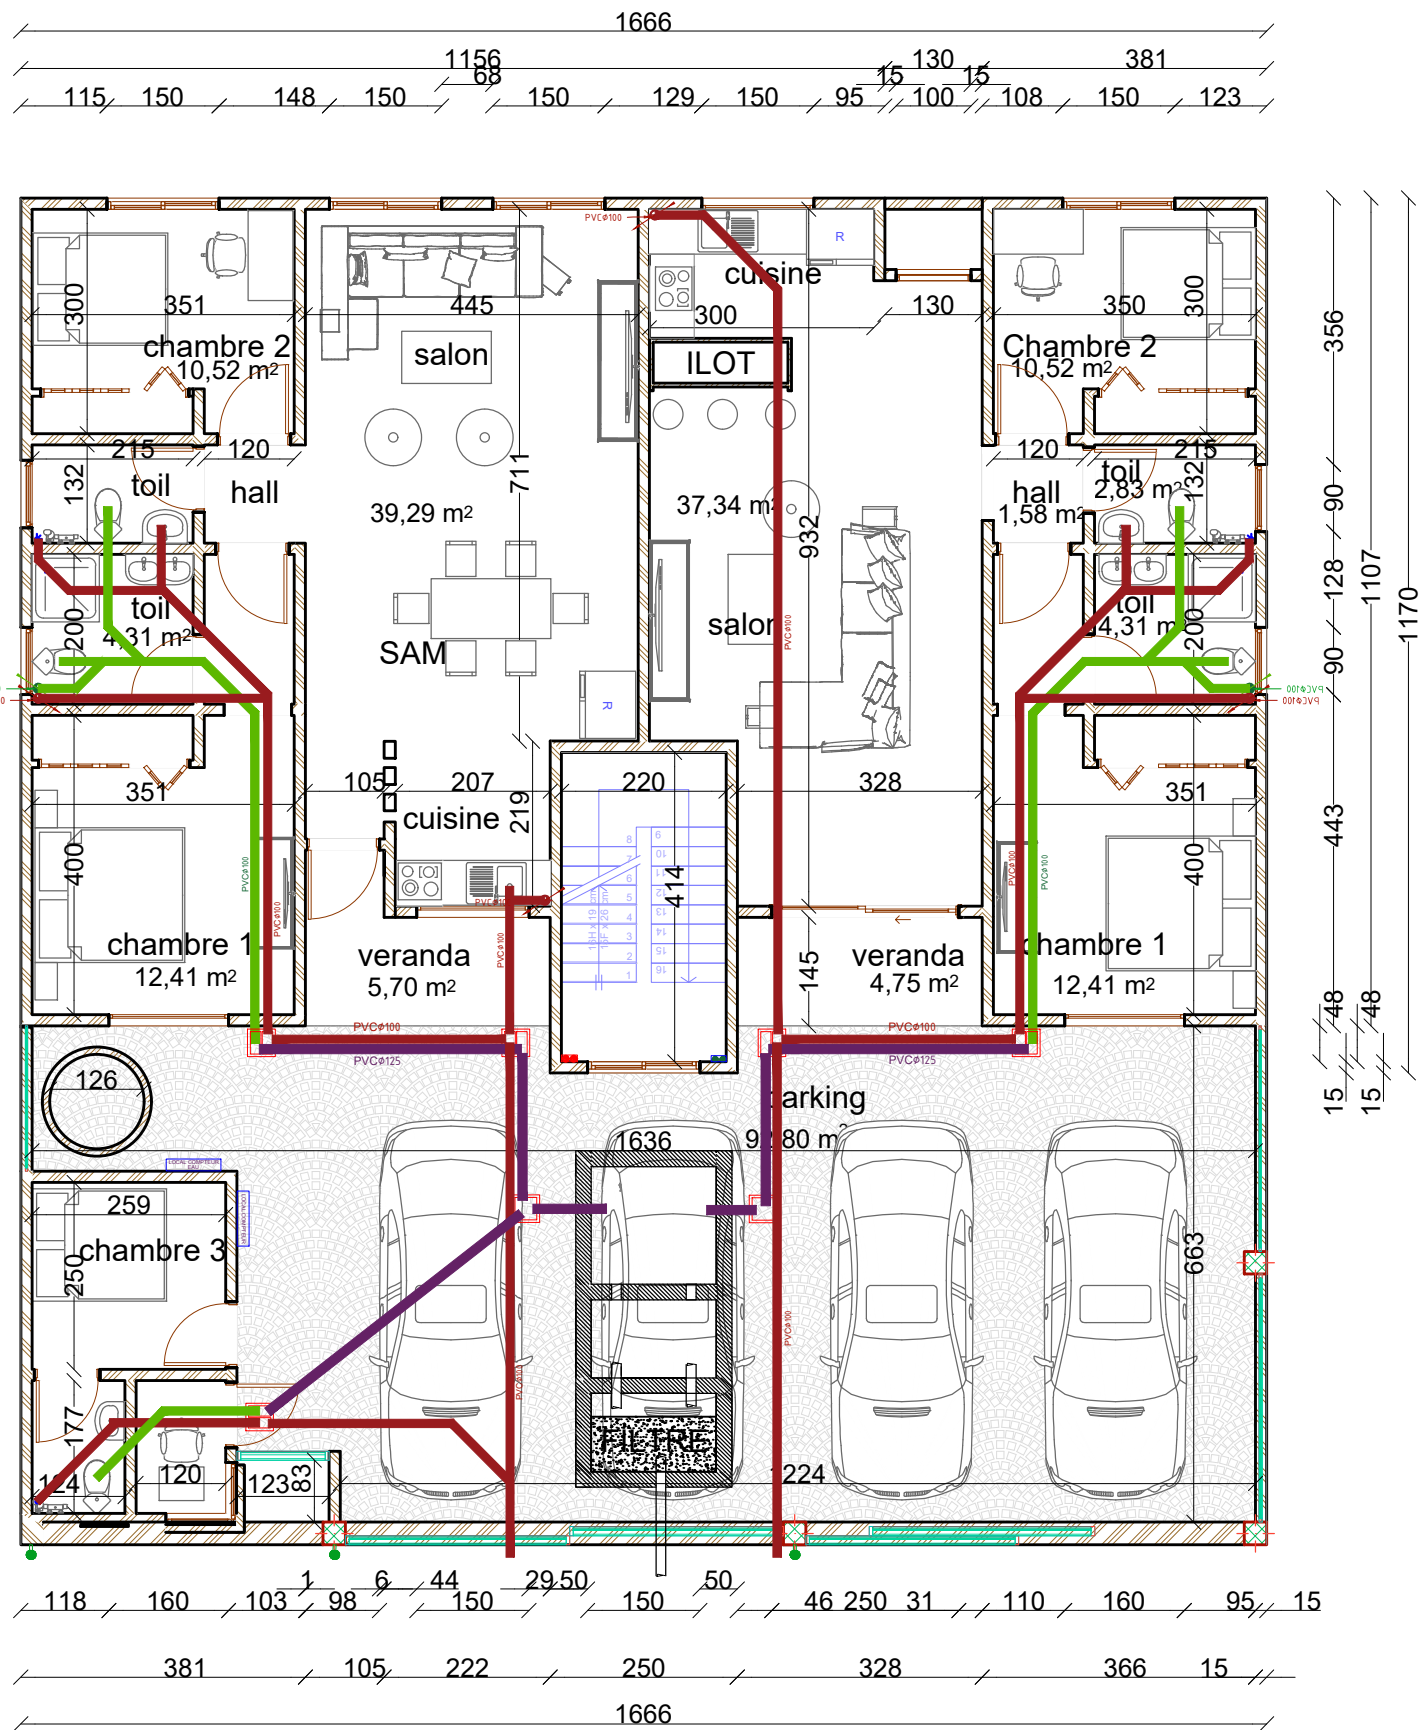

LEGENDE			
symbole	designation	DETAIL	
		Alim	Evac
	Colonne eaux vannes	-	-
	Colonne eaux uses	-	-
	Colonne eaux pluviales	-	-
	Colonne de chute	-	-
	Attentes au sol	-	-
	Tube PEX eau froide	-	-
	Tube PEX eau chaude	-	-
	Regard maçonné	-	-
	Chauffe-eau à accumulation	Pex#16-20	PVC#40
	Douche	Pex#13-16	PVC#40
	Lavabo	Pex#13-16	PVC#40
	WC sur pied	Pex#13-16	PVC#100
	Baignoire	Pex#13-16	PVC#40
	Extincteur portatif	-	-

LEGENDE		
Symbole	Désignation	Détail
	Gaine de ventilation	Tôle acier galva
	Liaisons frigorifiques	Cuivre
	Grille extérieure	Centrifuge
	Extracteur plafonnier	Plafonnier
	Unité intérieure split	Murale
	Unité extérieure split	Froid seul
	Extincteur portatif	Poudre




# PROJET DE CONSTRUCTION DE RESIDENCE R+1

## PLAN DE PLOMBERIE (EVACUATION) RDC

# DECEMBRE 2022

Format	A <sub>3</sub>
--------	----------------

Echelle	1/100
---------	-------

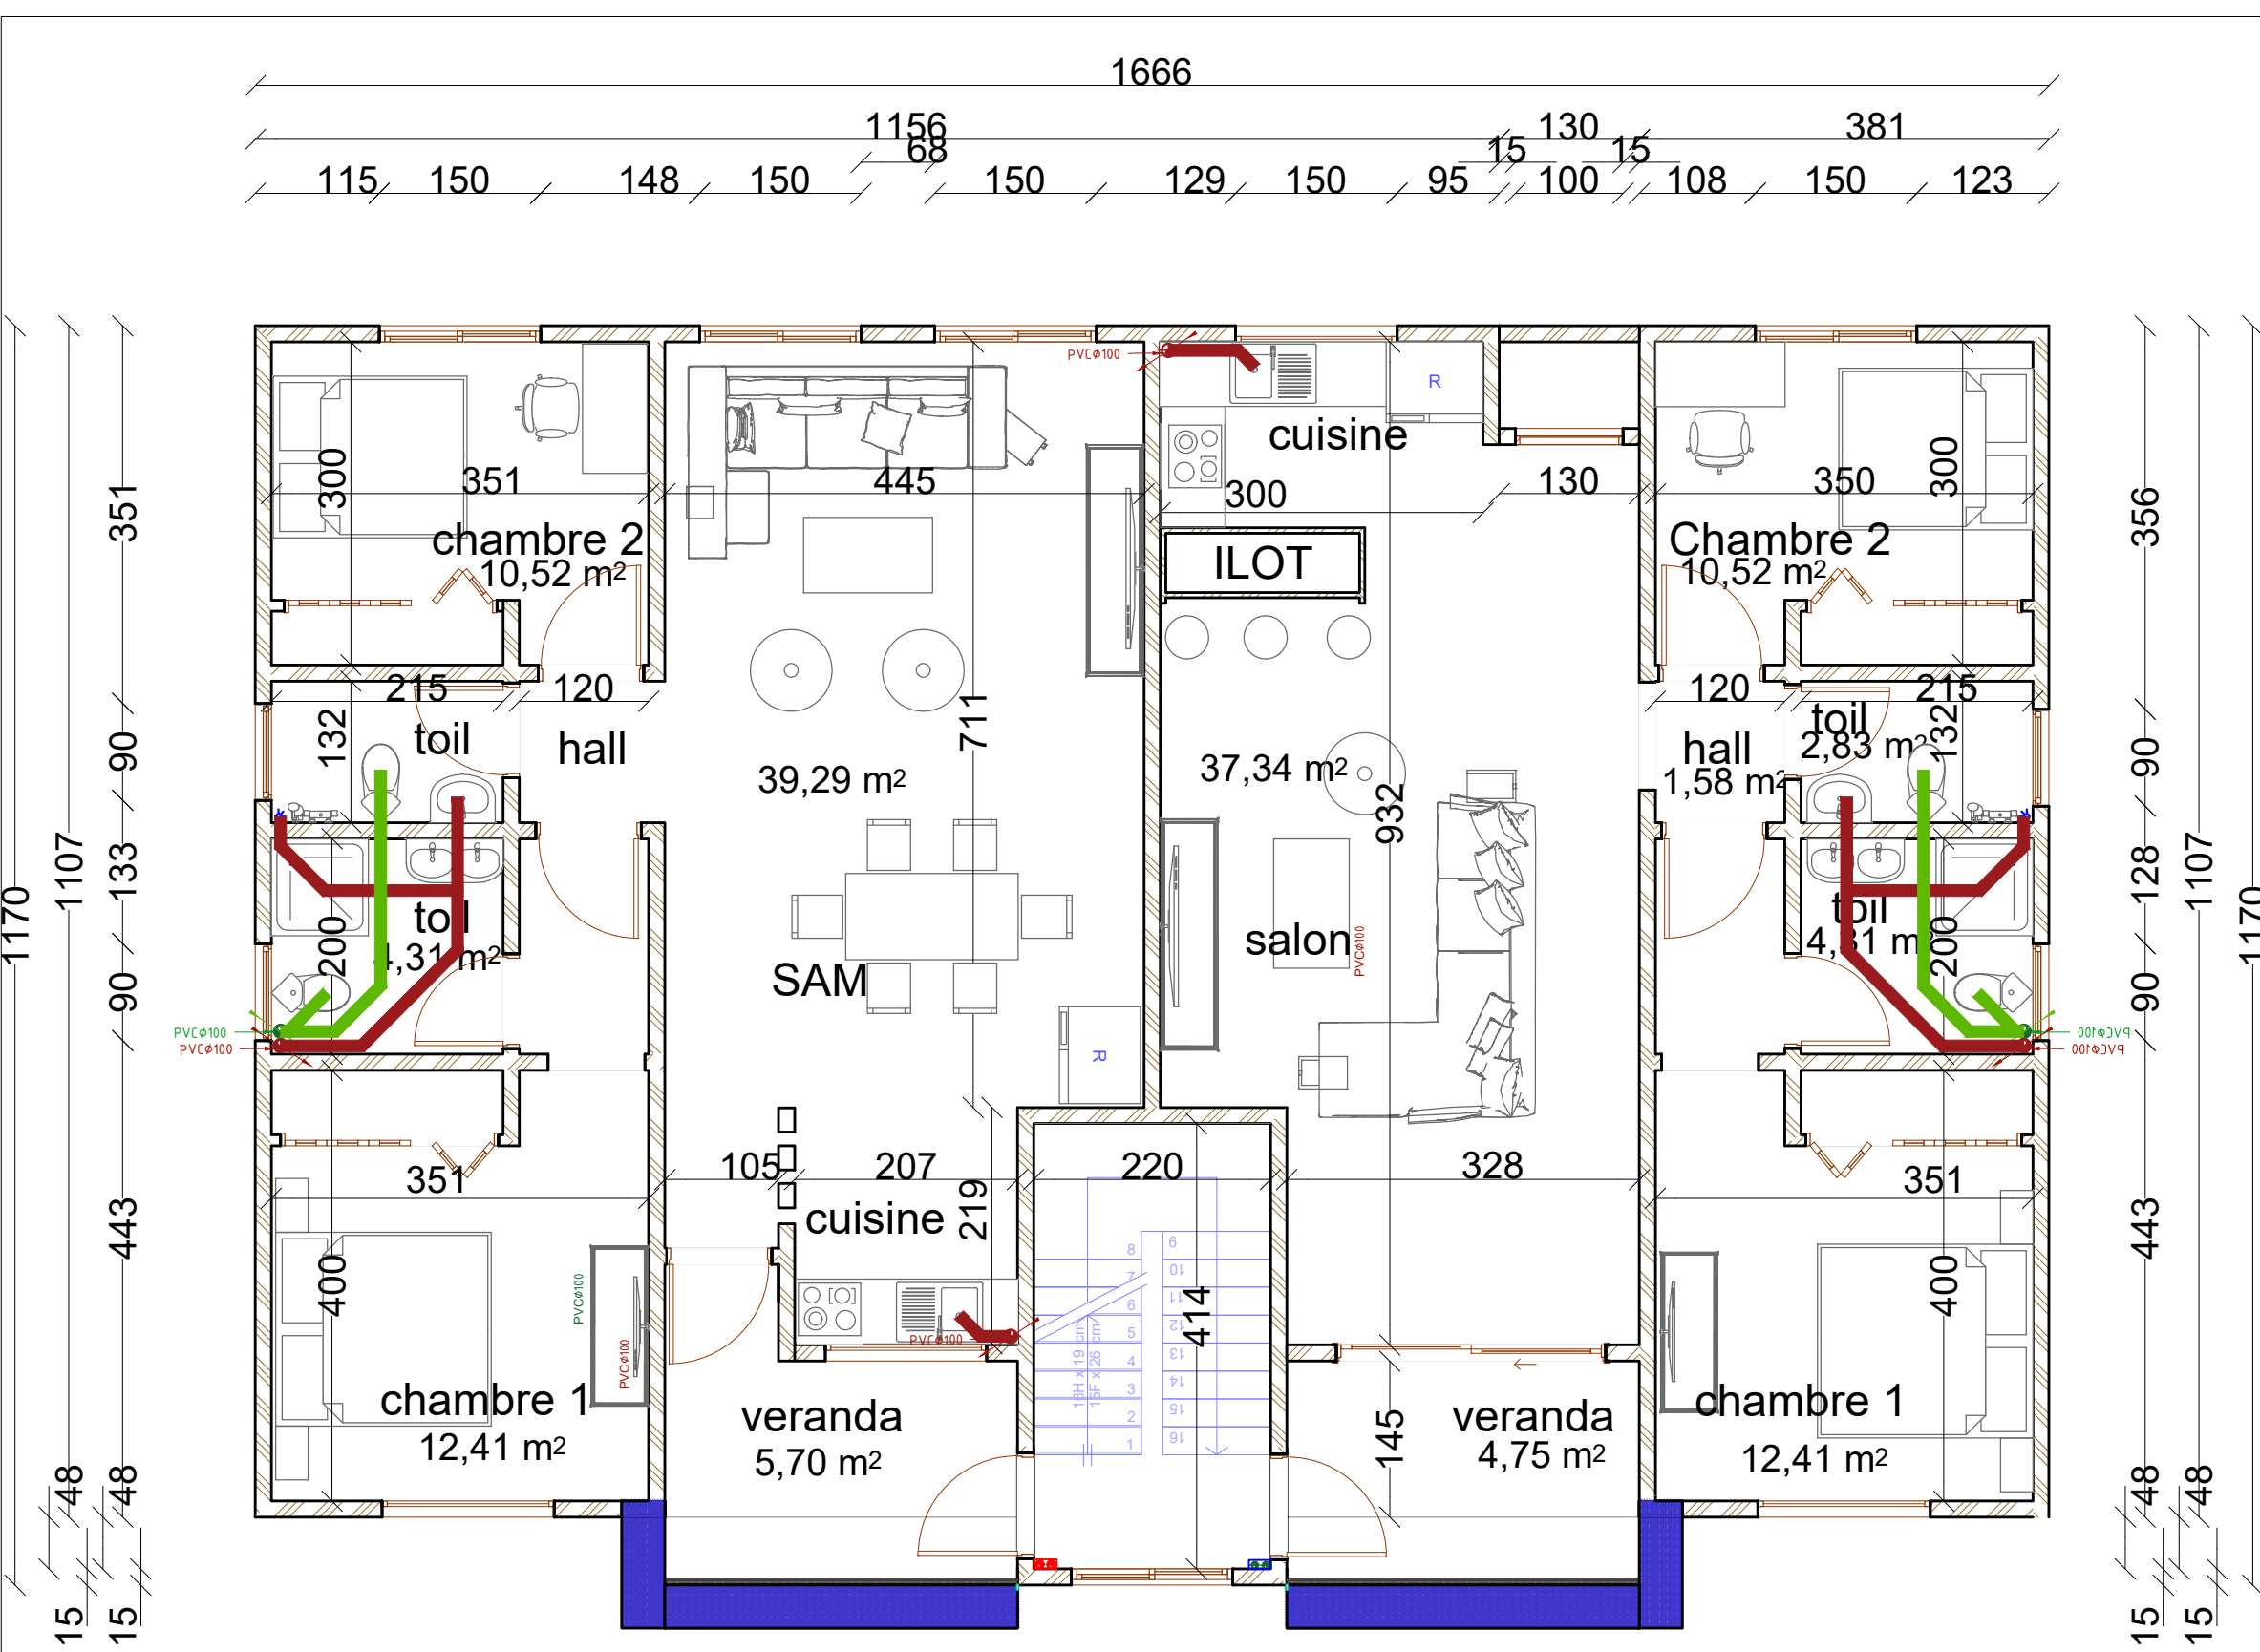

LEGENDE			
symbole	designation	DETAIL	
		Alim	Evac
	Colonne eaux vannes	-	-
	Colonne eaux uses	-	-
	Colonne eaux pluviales	-	-
	Colonne de chute	-	-
	Attentes au sol	-	-
	Tube PEX eau froide	-	-
	Tube PEX eau chaude	-	-
	Regard maçonné	-	-
	Chauffe-eau à accumulation	PexØ16-20	PVCØ40
	Douche	PexØ13-16	PVCØ40
	Lavabo	PexØ13-16	PVCØ40
	WC sur pied	PexØ13-16	PVCØ100
	Baignoire	PexØ13-16	PVCØ40
	Extincteur portatif	-	-


LEGENDE		
Symbole	Désignation	Détail
	Gaine de ventilation	Tôle acier galva
	Liaisons frigorifiques	Cuivre
	Grille extérieure	Centrifuge
	Extracteur plafonnier	Plafonnier
	Unité intérieure split	Murale
	Unité extérieure split	Froid seul
	Extincteur portatif	Poudre



**PROJET DE CONSTRUCTION DE  
RESIDENCE R+1**

**PLAN DE PLOMBERIE (EVACUATION) ETAGE**

<b>DECEMBRE 2022</b>	
Format	A <sub>3</sub>
Echelle	1/100

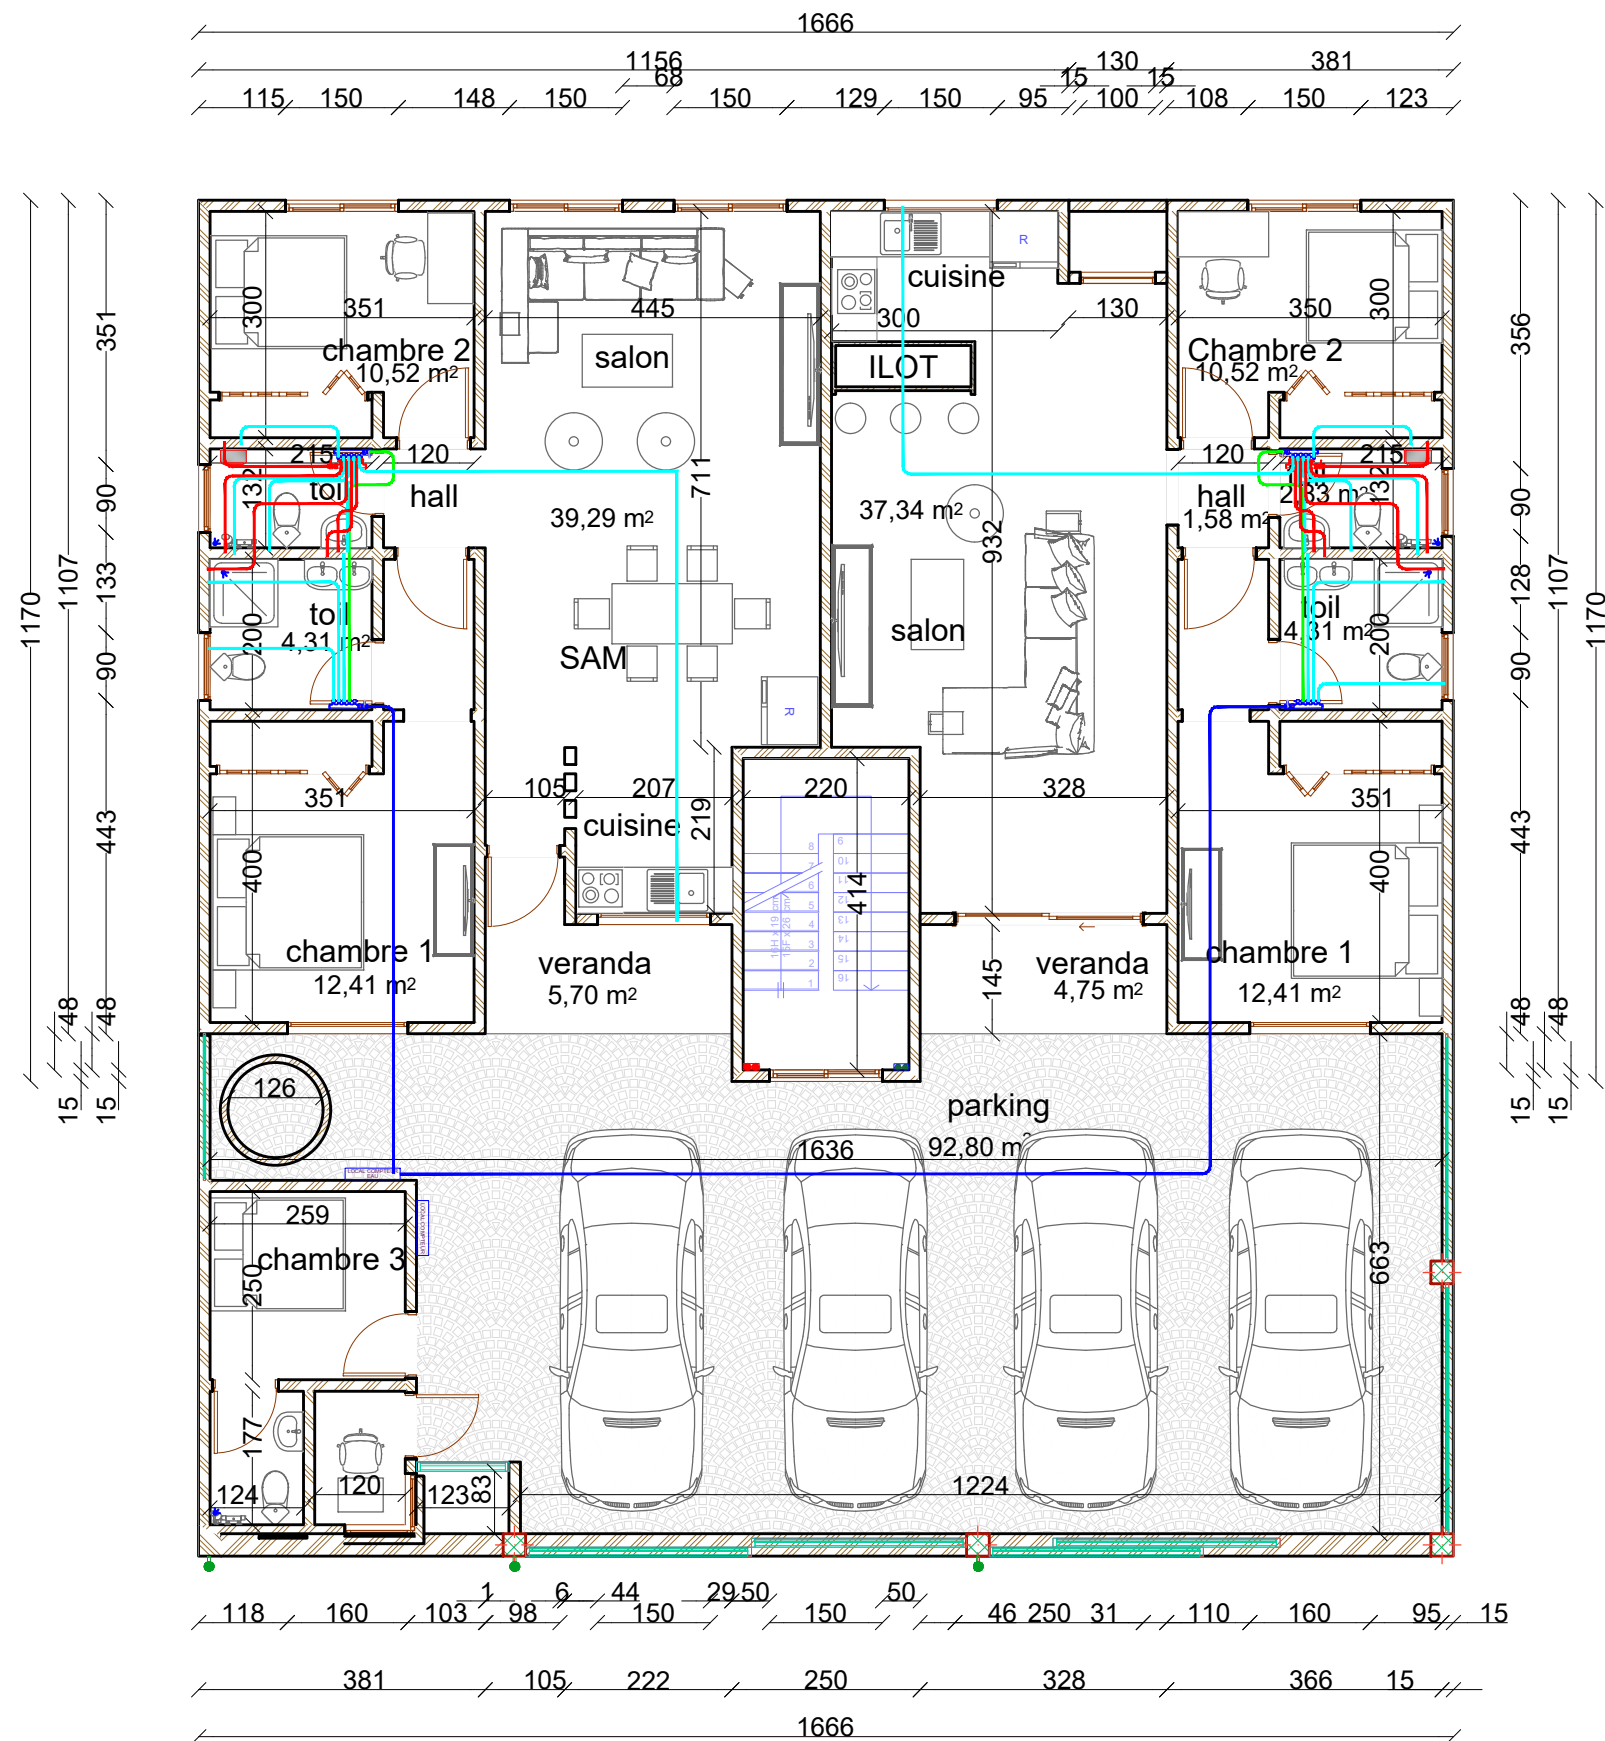

LEGENDE			
symbole	designation	DETAIL	
		Alim	Evac
	Colonne eaux vannes	-	-
	Colonne eaux uses	-	-
	Colonne eaux pluviales	-	-
	Colonne de chute	-	-
	Attentes au sol	-	-
	Tube PEX eau froide	-	-
	Tube PEX eau chaude	-	-
	Regard maçonné	-	-
	Chauffe-eau à accumulation	Pex#16-20	PVC#40
	Douche	Pex#13-16	PVC#40
	Lavabo	Pex#13-16	PVC#40
	WC sur pied	Pex#13-16	PVC#100
	Baignoire	Pex#13-16	PVC#40
	Extincteur portatif	-	-

LEGENDE		
Symbole	Désignation	Détail
	Gaine de ventilation	Tôle acier galva
	Liaisons frigorifiques	Cuivre
	Grille extérieure	Centrifuge
	Extracteur plafonnier	Plafonnier
	Unité intérieure split	Murale
	Unité extérieure split	Froid seul
	Extincteur portatif	Poudre




**PROJET DE CONSTRUCTION DE  
RESIDENCE R+1**

**PLAN DE PLOMBERIE (ALIMENTATION) RDC**

<b>DECEMBRE 2022</b>	
Format	A <sub>3</sub>
Echelle	1/100



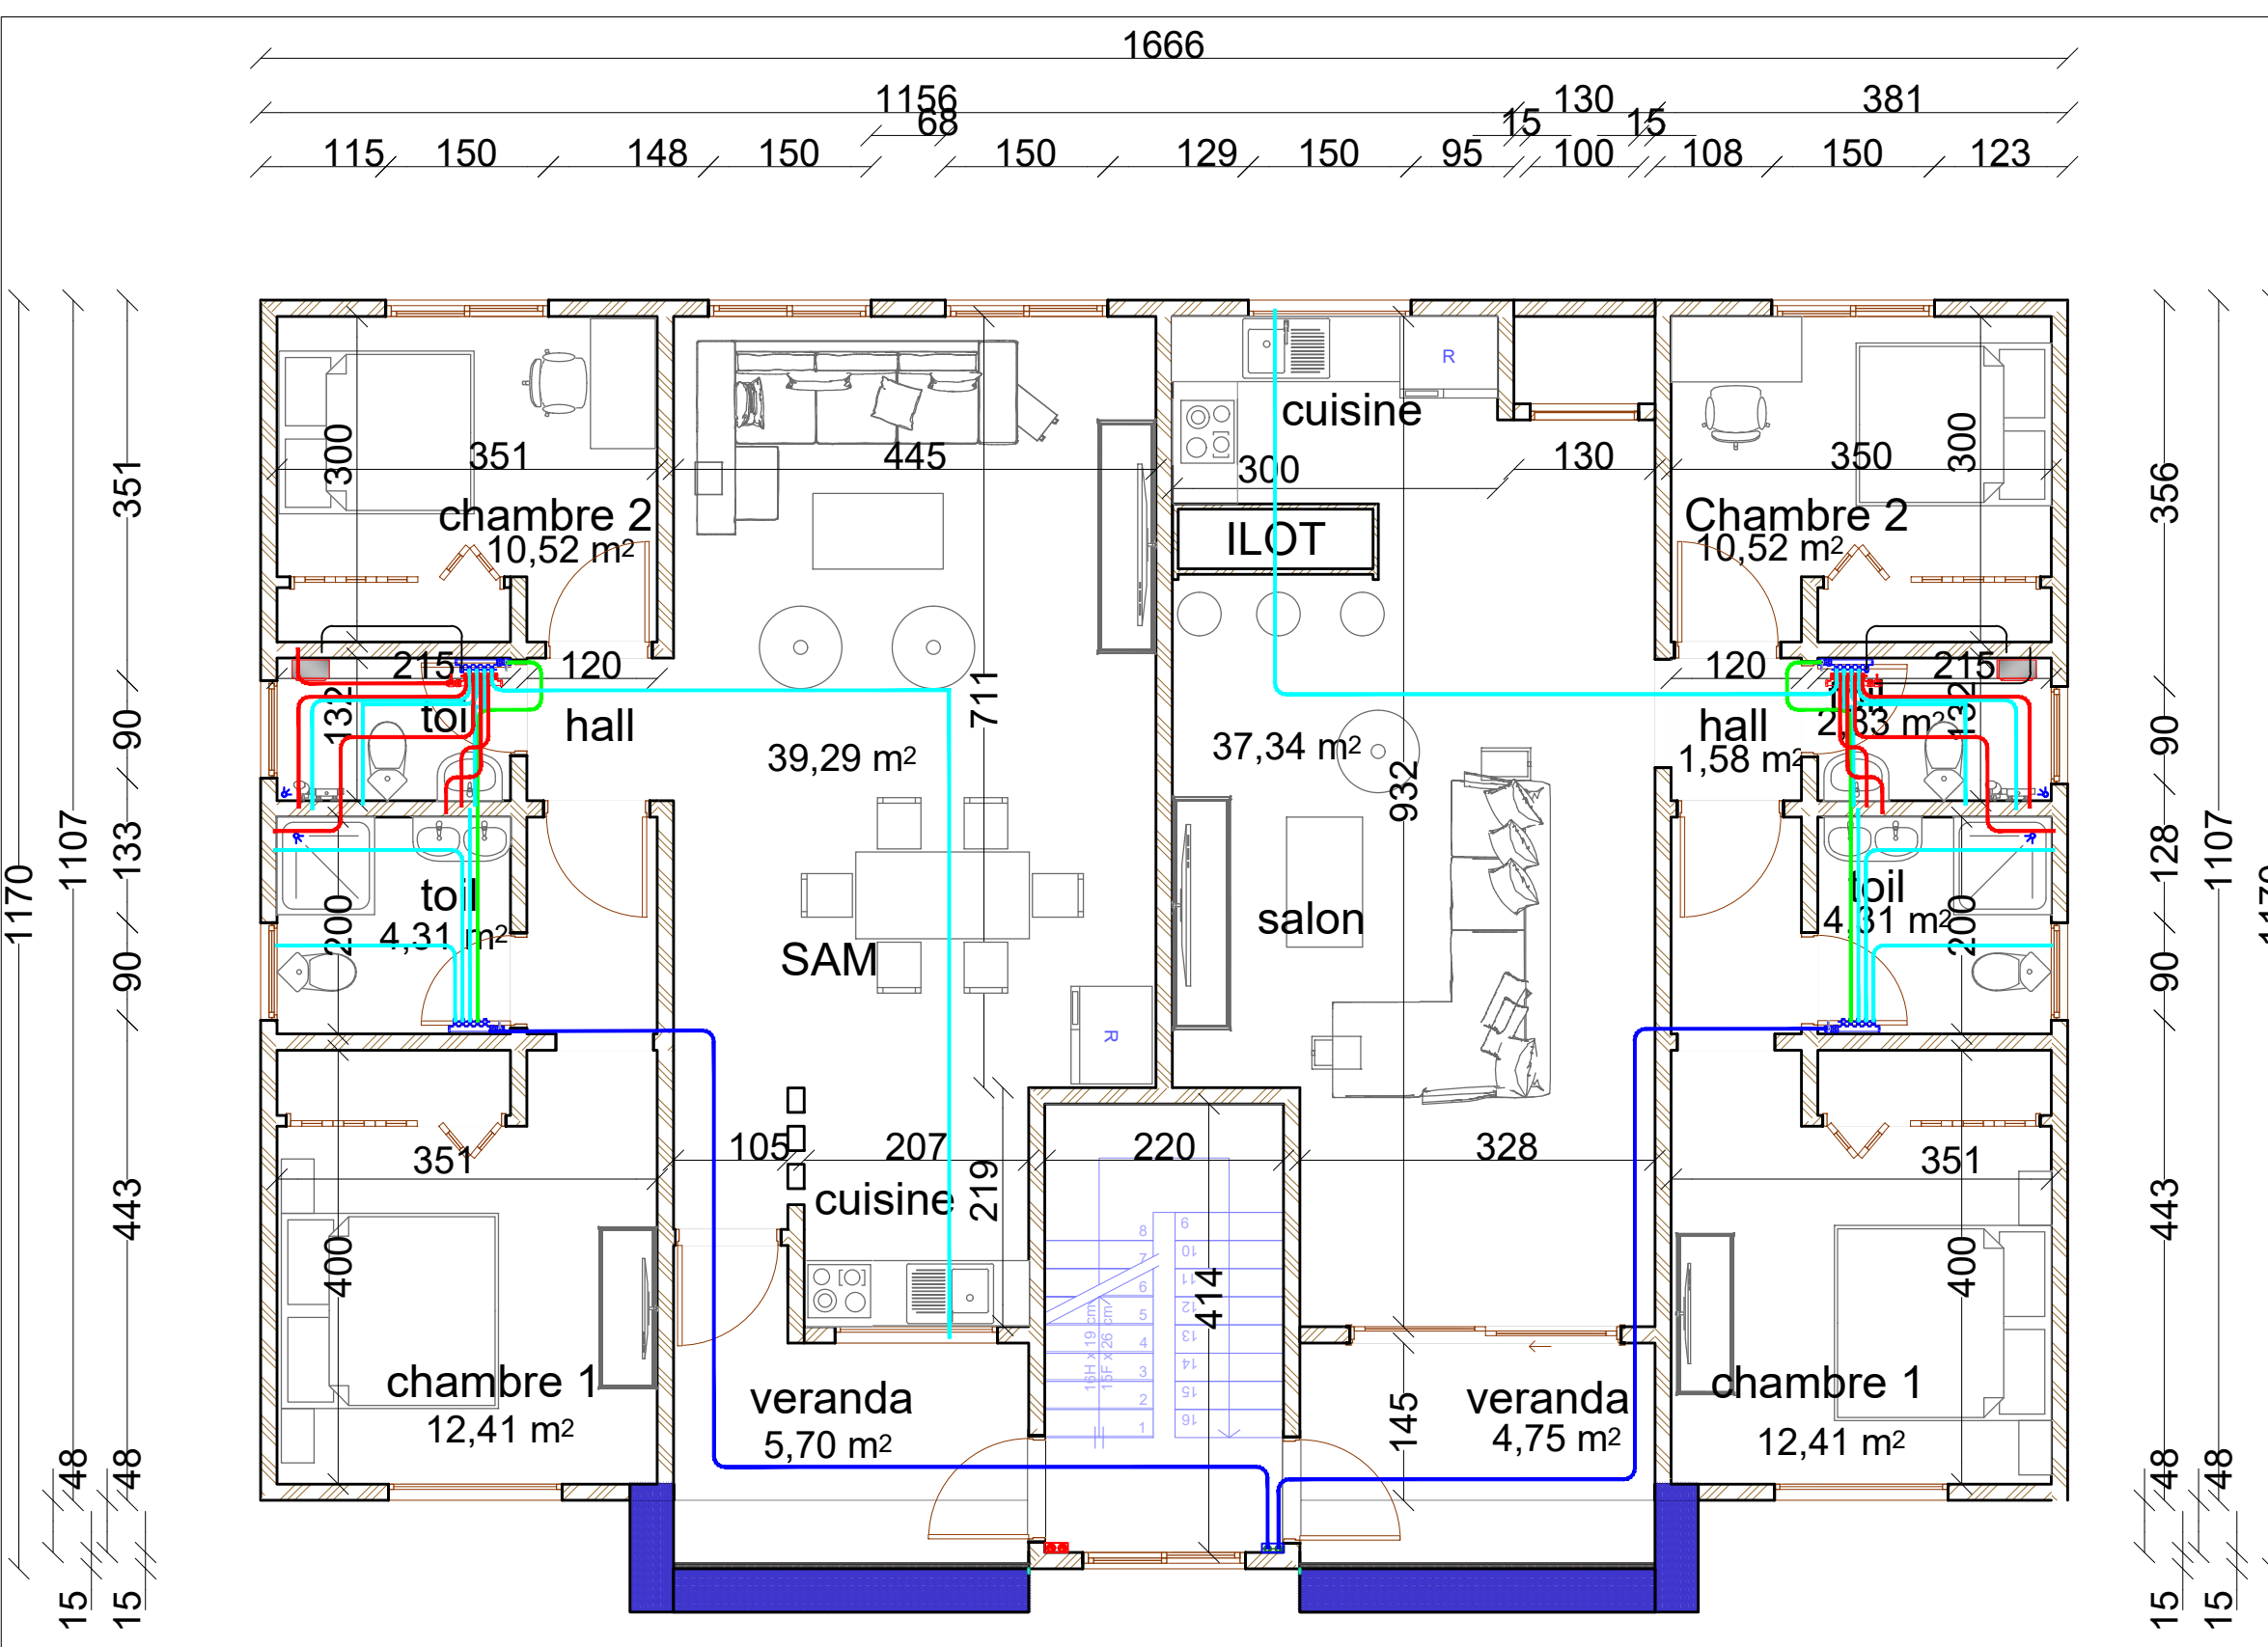

LEGENDE			
symbole	designation	DETAIL	
		Alim	Evac
	Colonne eaux vannes	-	-
	Colonne eaux uses	-	-
	Colonne eaux pluviales	-	-
	Colonne de chute	-	-
	Attentes au sol	-	-
	Tube PEX eau froide	-	-
	Tube PEX eau chaude	-	-
	Regard maçonné	-	-
	Chauffe-eau à accumulation	Pex#16-20	PVC#40
	Douche	Pex#13-16	PVC#40
	Lavabo	Pex#13-16	PVC#40
	WC sur pied	Pex#13-16	PVC#100
	Baignoire	Pex#13-16	PVC#40
	Extincteur portatif	-	-

LEGENDE		
Symbole	Désignation	Détail
	Gaine de ventilation	Tôle acier galva
	Liaisons frigorifiques	Cuivre
	Grille extérieure	Centrifuge
	Extracteur plafonnier	Plafonnier
	Unité intérieure split	Murale
	Unité extérieure split	Froid seul
	Extincteur portatif	Poudre




**PROJET DE CONSTRUCTION DE  
RESIDENCE R+1**

**PLAN DE PLOMBERIE (ALIMENTATION) ETAGE**

**DECEMBRE 2022**

Format	A <sub>3</sub>
Echelle	1/100

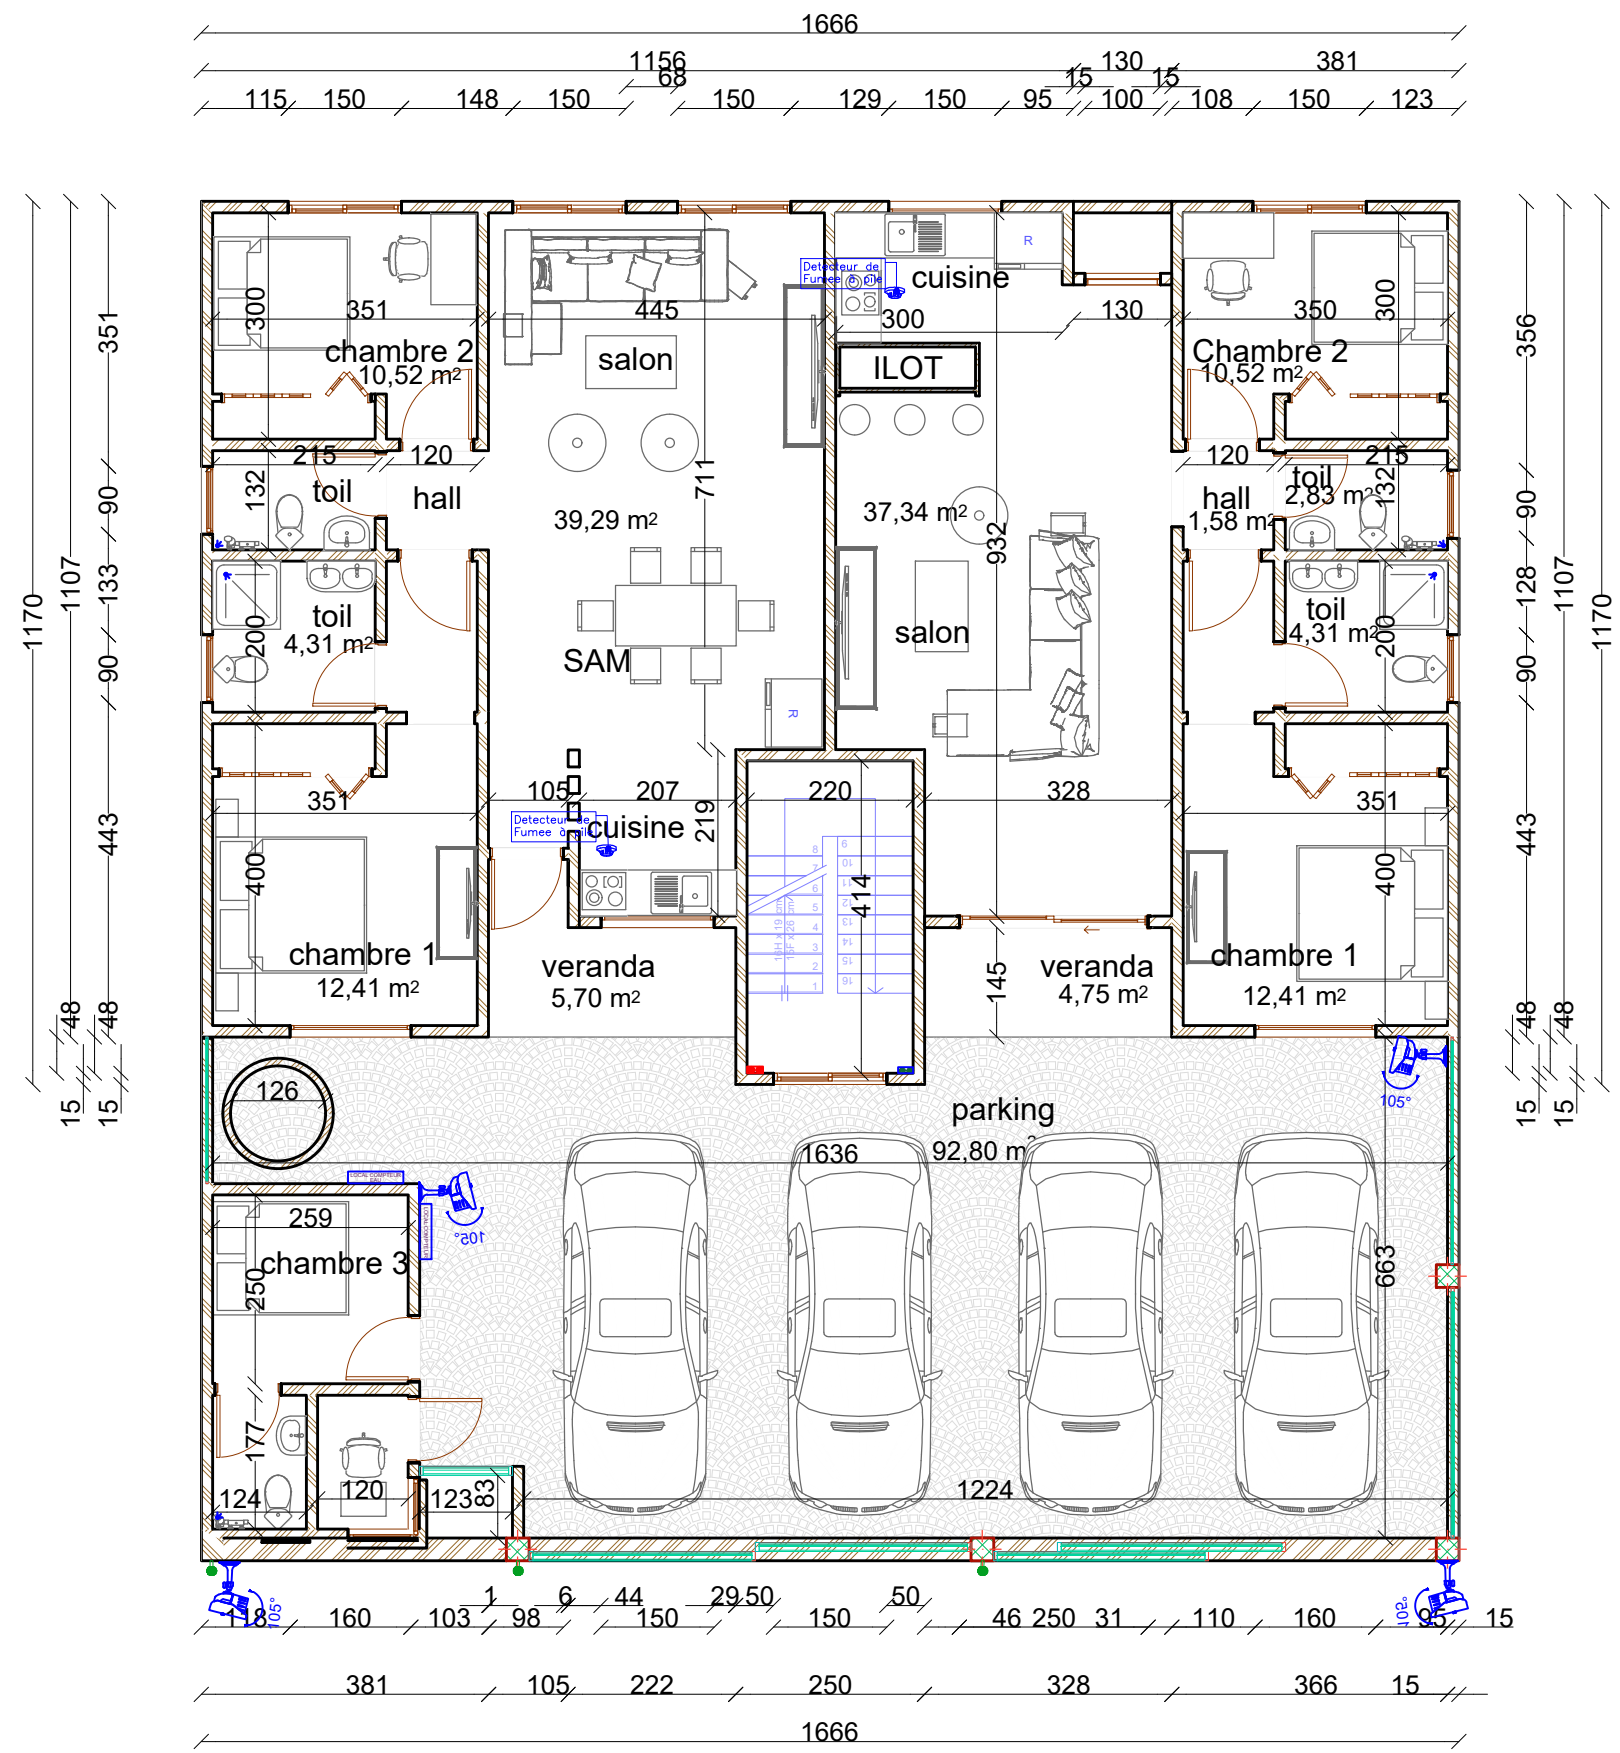

LEGENDES VIDEOSURVEILLANCE IMMEUBLE R+01	
LEGENDES	CARACTERISTIQUES
	Camera Videosurveillance de type à bras avec angle de balayage 120°
	Detecteur Thermovelocimetrique à pile

# PROJET DE CONSTRUCTION DE RESIDENCE R+1

**DECEMBRE 2022**

## PLAN DE DETECTION INCENDIE & VIDEOSURVEILLANCE

Format	A <sub>3</sub>
Echelle	1/100

